



PROPRIETA' : Comune di Vistrorio
Piazza C. B. Conte di Cavour, 1
10080 Vistrorio (TO)

PROGETTO : COMPARTO B
RIQUALIFICAZIONE SERVIZI IGIENICI

Stato di progetto:
Impianti tecnici
Impianto elettrico, riscaldamento
e idrosanitario
Bagno disabili


SCALA : 1 : 50 / 1 : 25

DATA : Aprile 2017



PROGETTISTA : arch. PIER GIANNI BROGLIA
via Provinciale 39/A - 10010 Quagliuzzo (TO)
Tel / Fax 0125 76226
email - piergianni.brogli@tin.it

COLLABORATORI : arch. MONICA GRAZIANO
arch. MAURO CERUTTI
arch. IVAN BORGHESI
ing. MARIA URZIA

IMPIANTO ELETTRICO

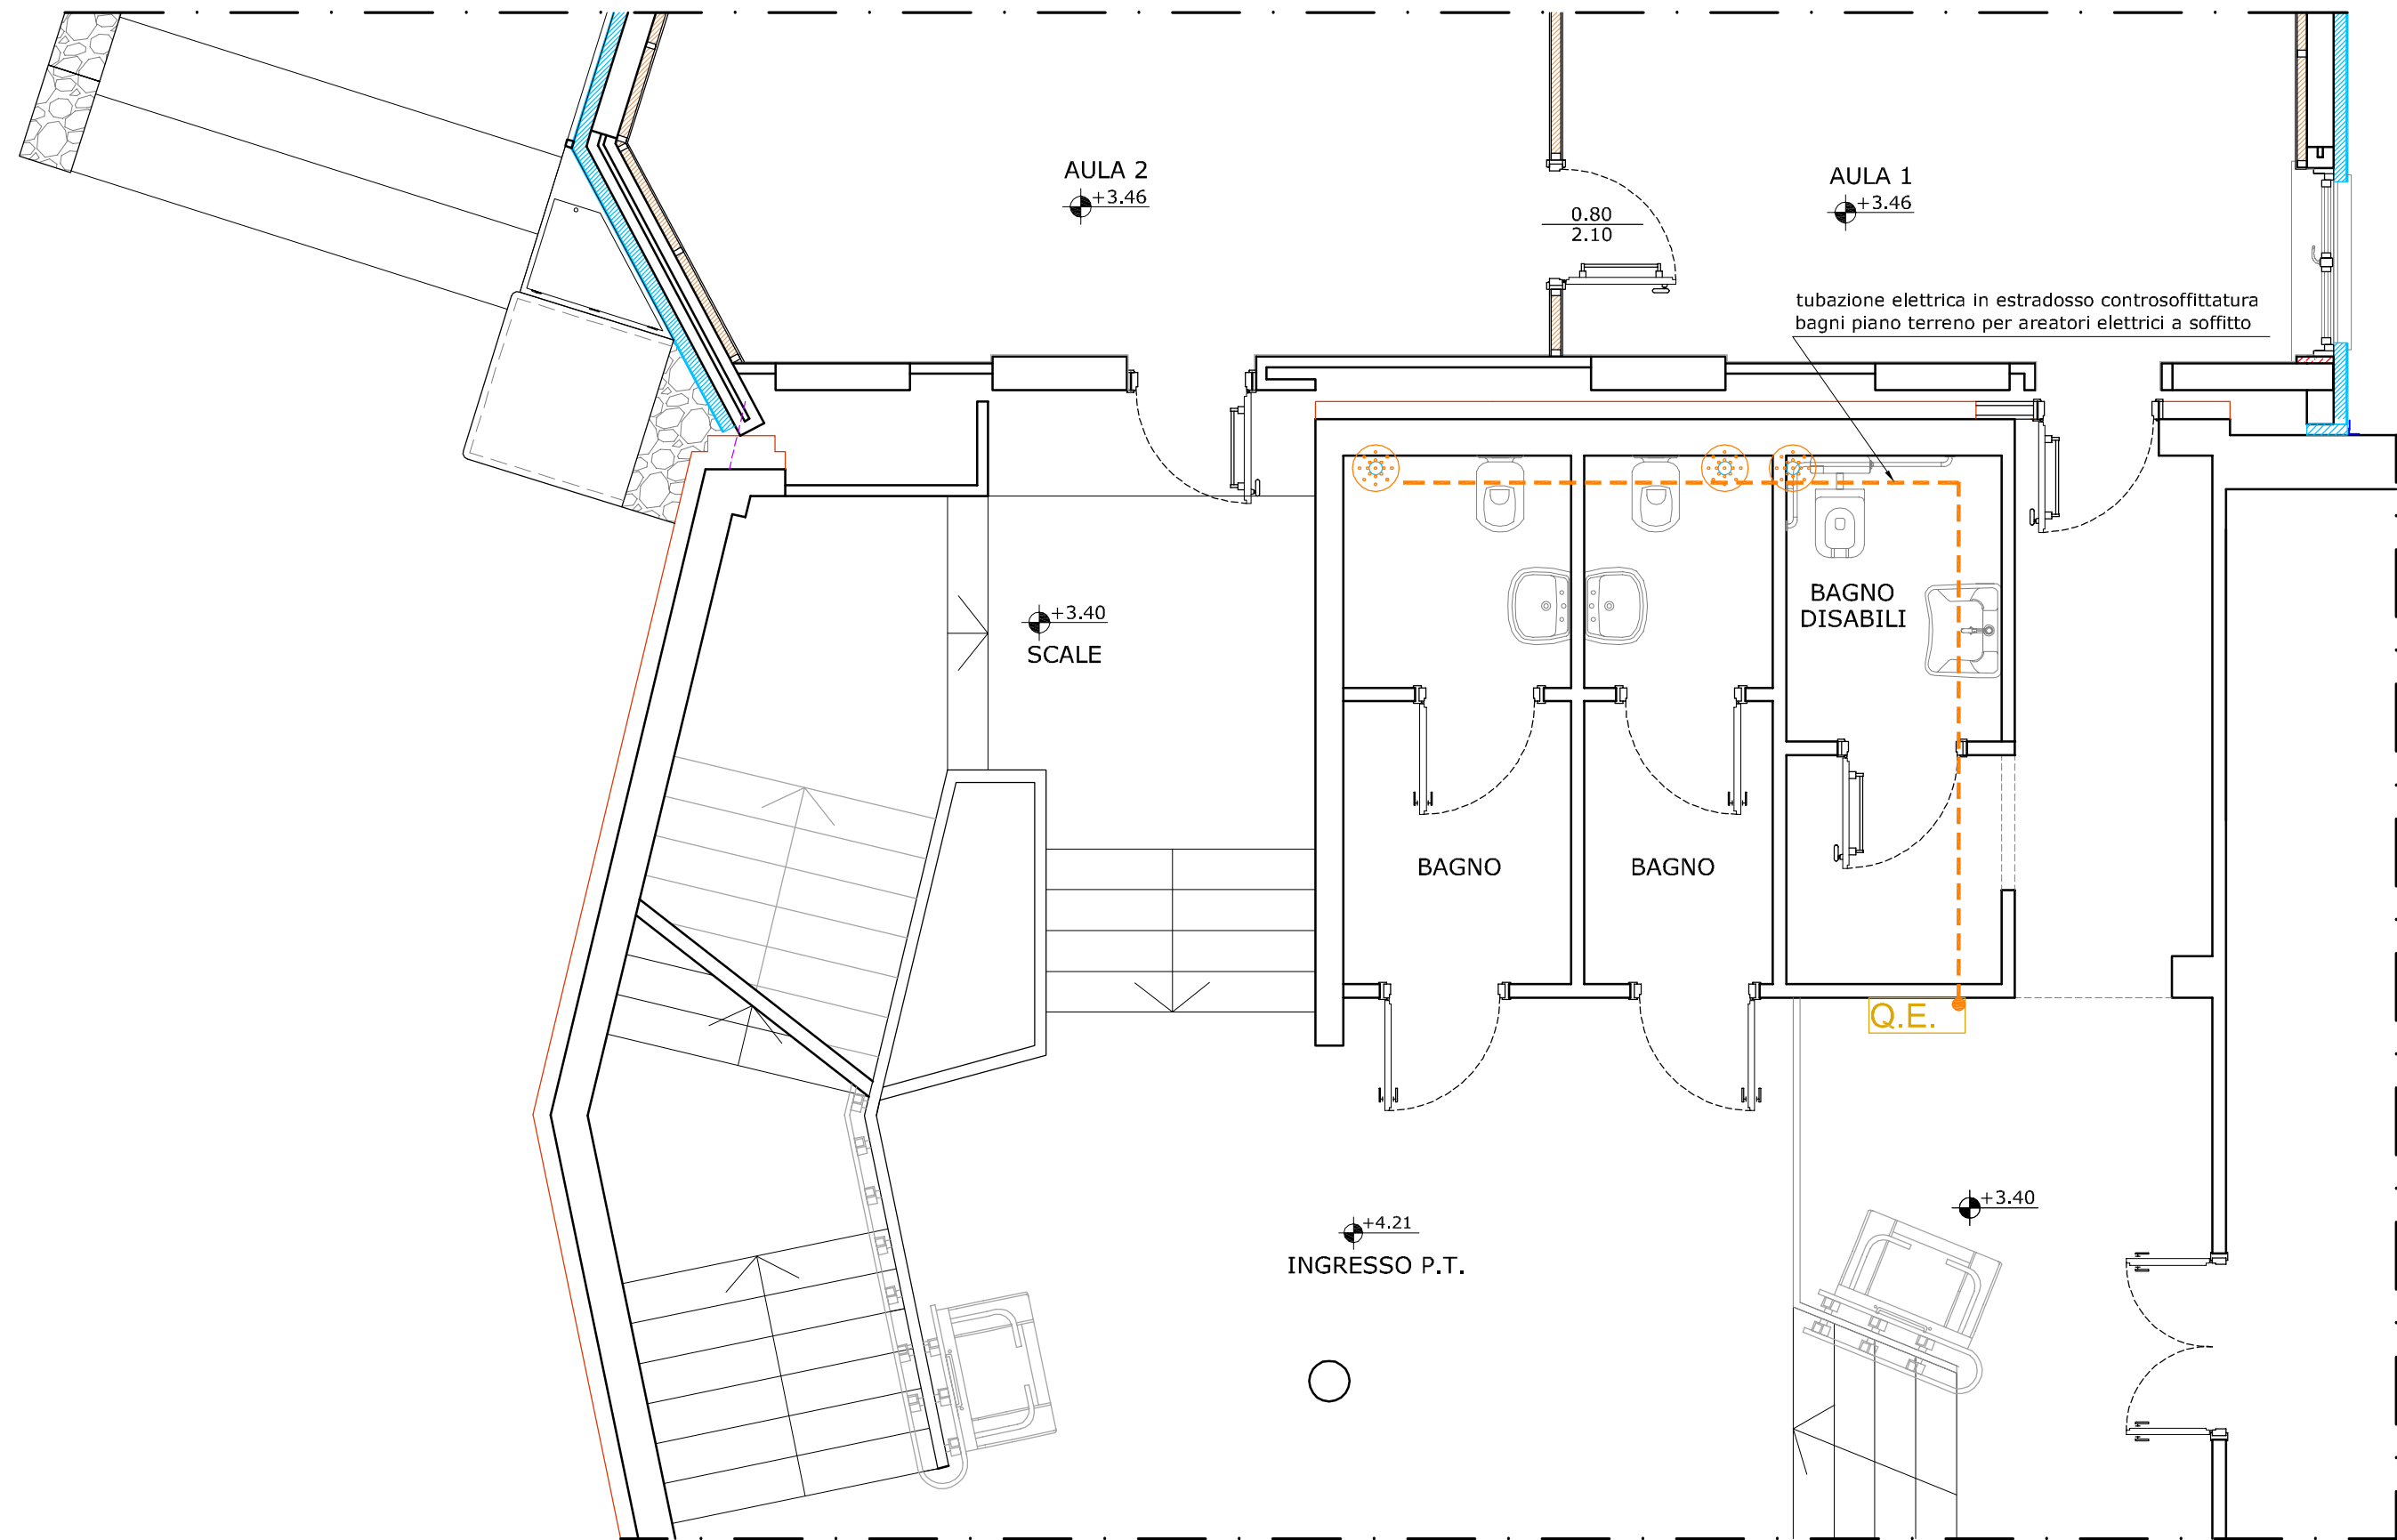


PIANTA PIANO TERRENO
Scala 1:50

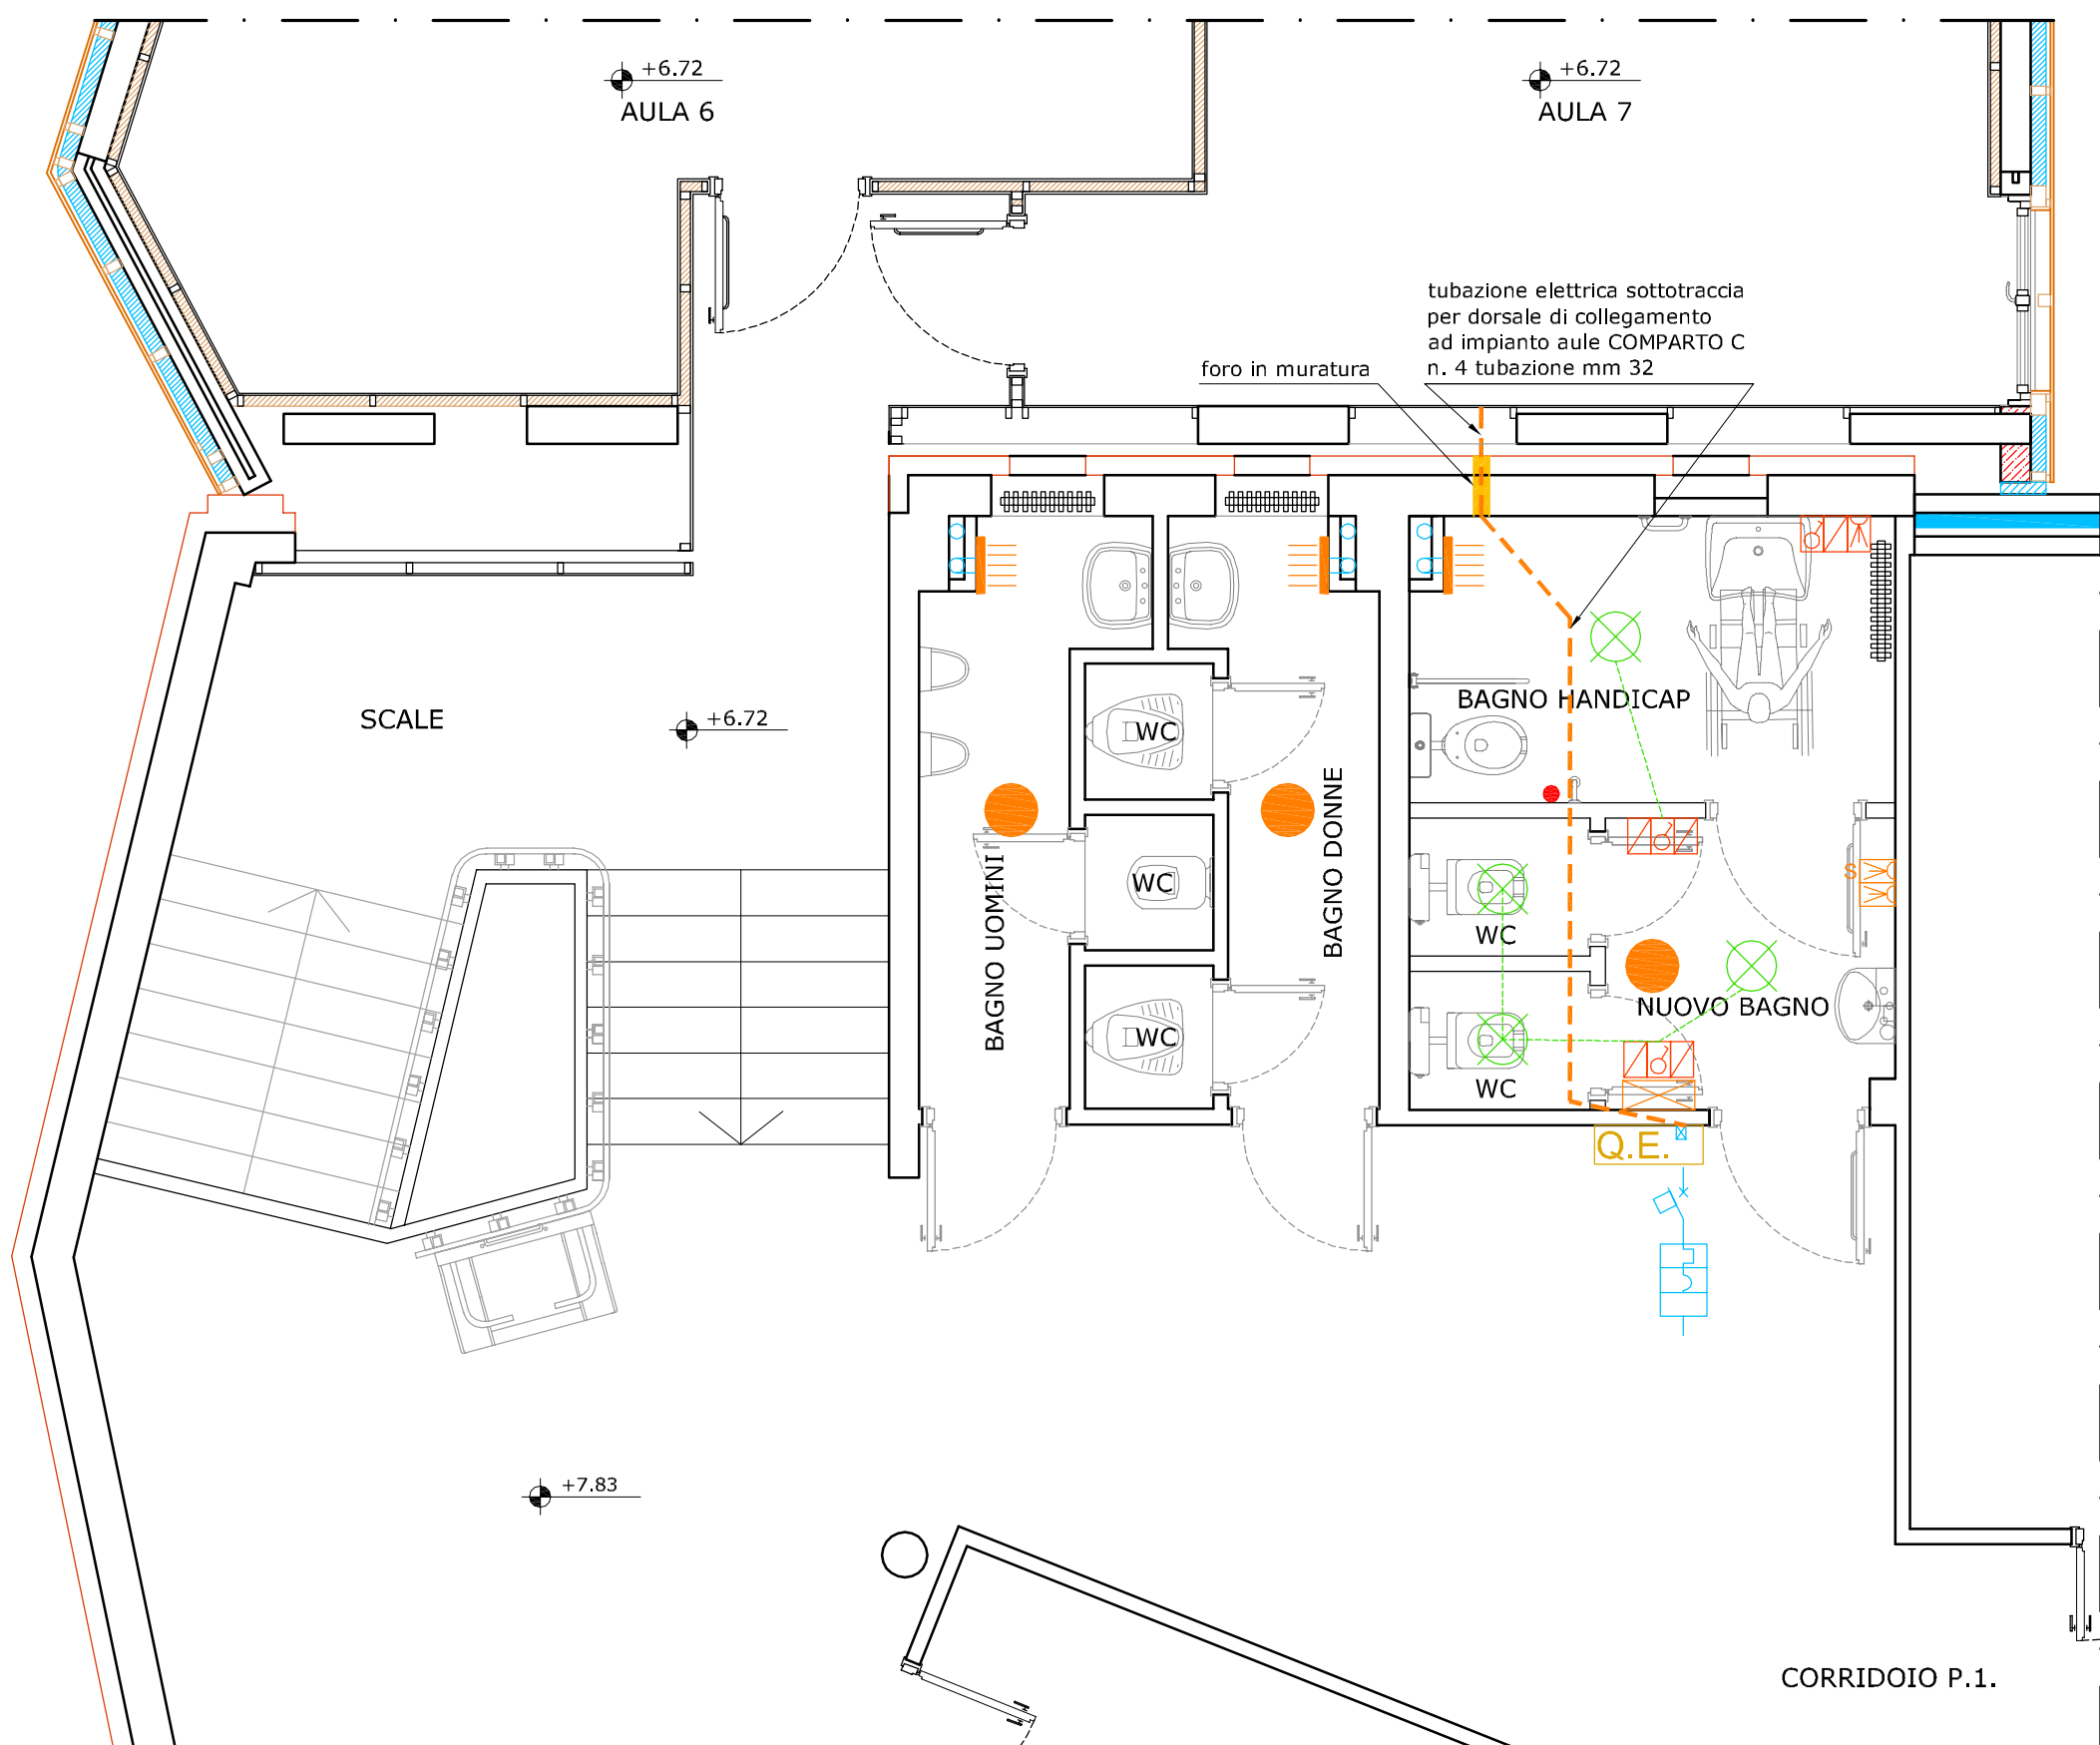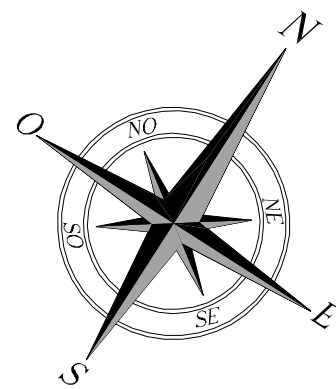


PIANTA PIANO PRIMO
Scala 1:50

LEGENDA IMPIANTO ELETTRICO		N.
	Comandi alti - H da terra 100 cm	3
	Comandi bassi - H da terra 30 cm	1
	Interruttore comando luci semplice	3
	Interruttore magnetotermico impianto civile 2P nuovo bagno	1
	Presa 2P+T 16A 220 Volt	1
	Presa schuko 2P+T 16A 220 Volt	1
	Copri foro	4
	Campanello di allarme a tirante	1
	Aspiratore elettrico a parete per aerazione forzata	3
	Aspiratore elettrico a soffitto per aerazione forzata	3
	Pozzo di luce a soffitto	3
	Punto luce a soffitto 100 W IP55/65	4

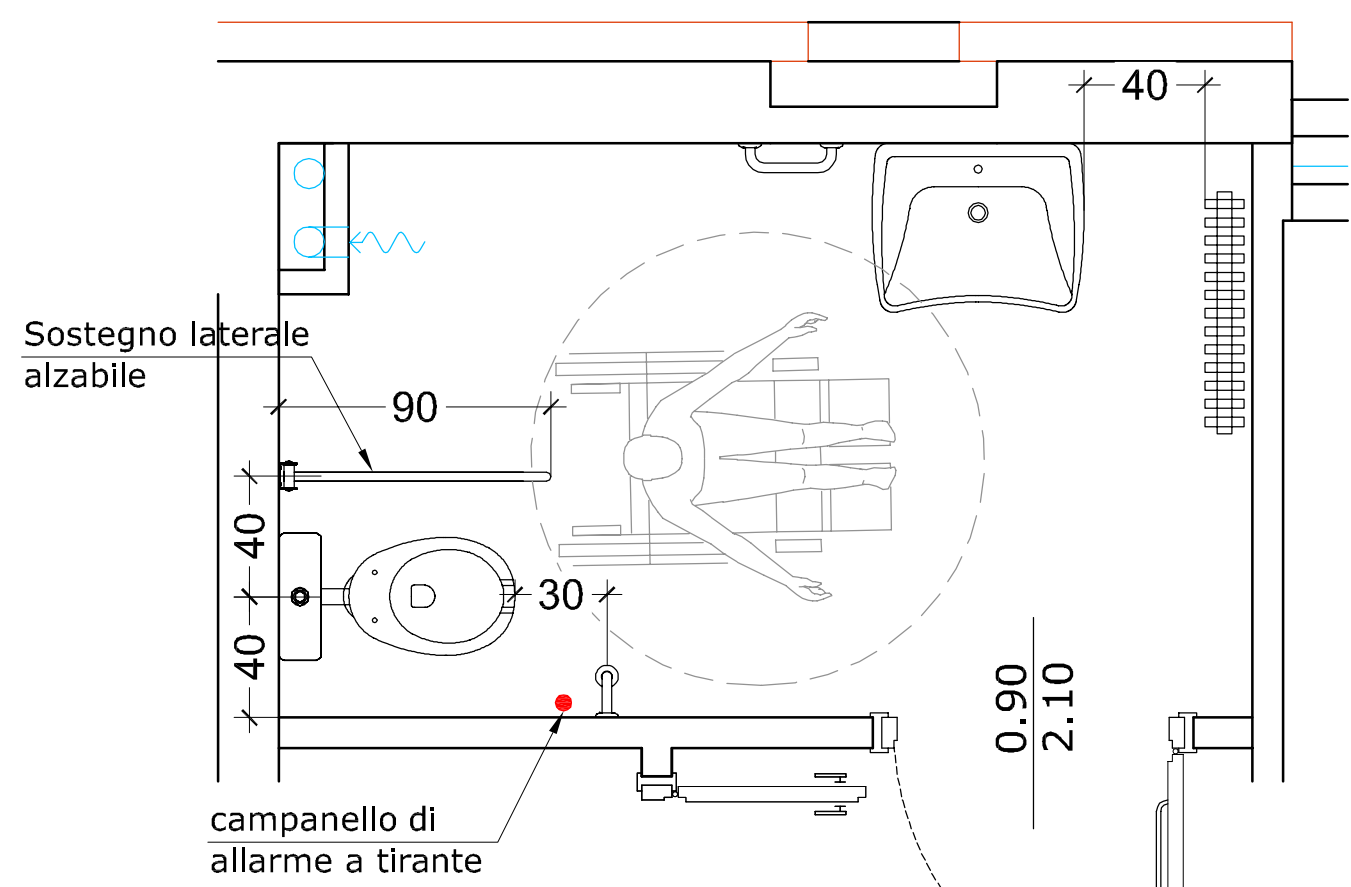


PIANTA BAGNO DISABILI
Scala 1:25

IMPIANTO DI RISCALDAMENTO E IDROSANITARIO

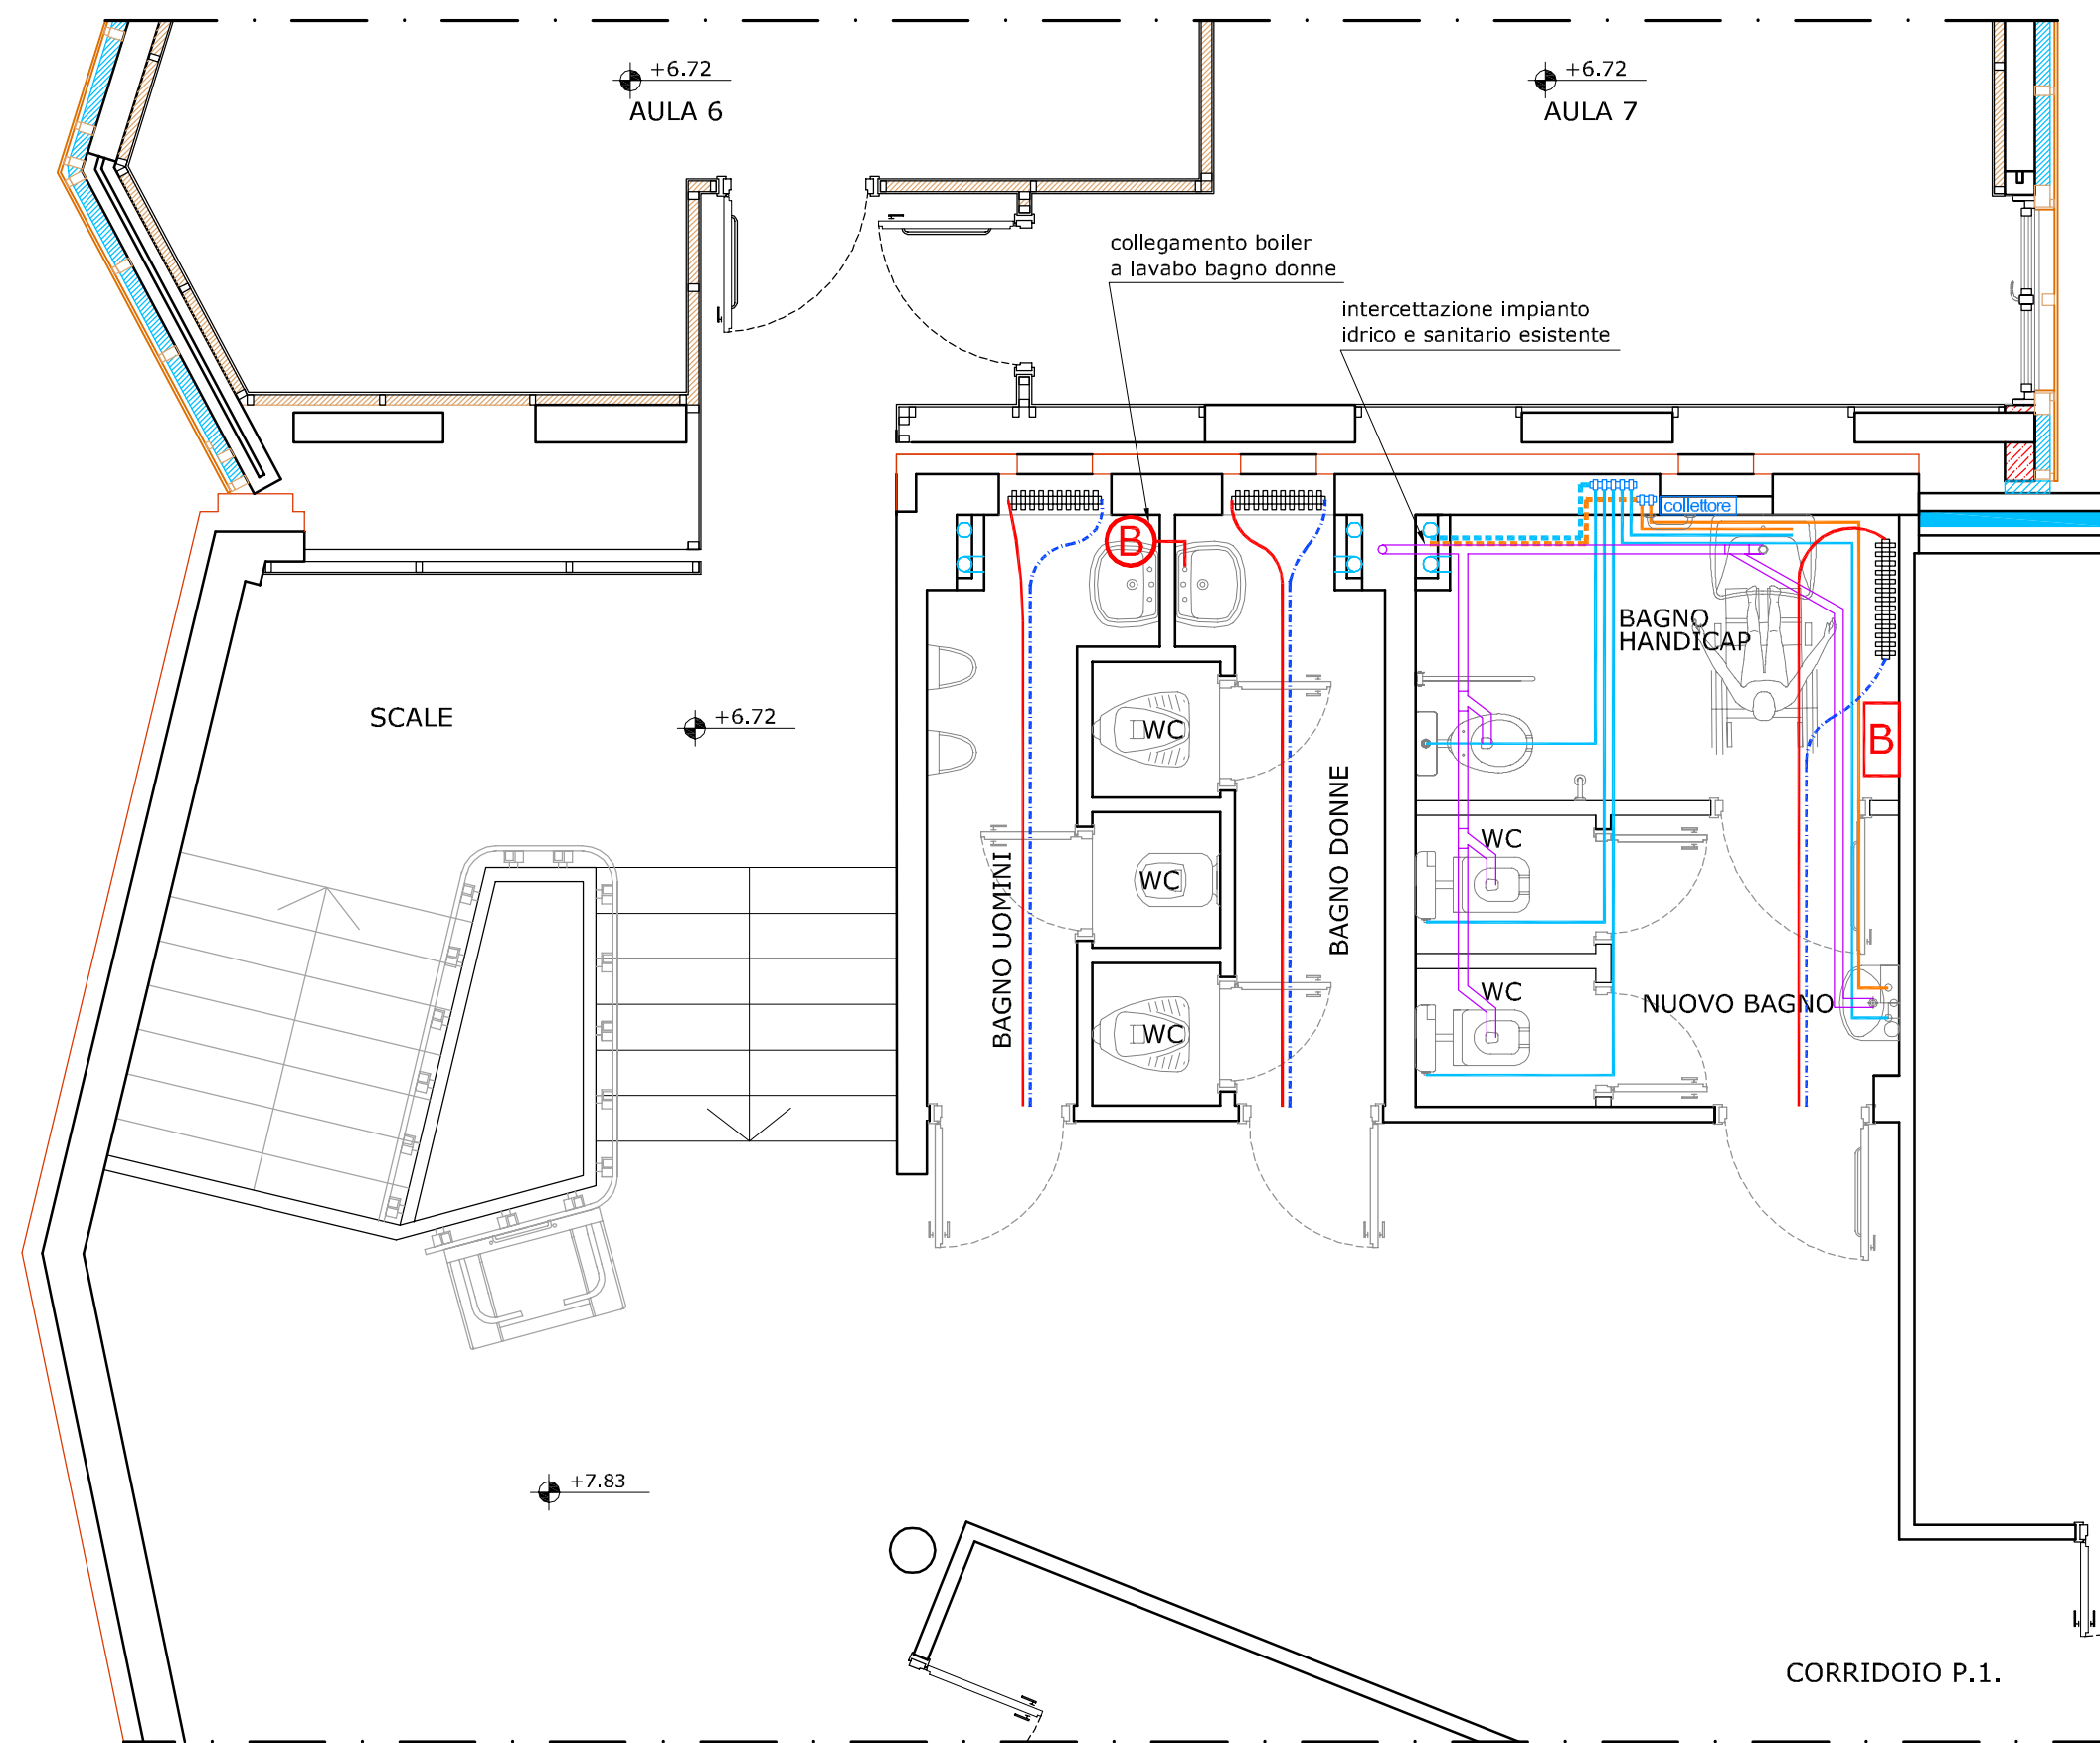

PIANTA PIANO PRIMO
Scala 1:50

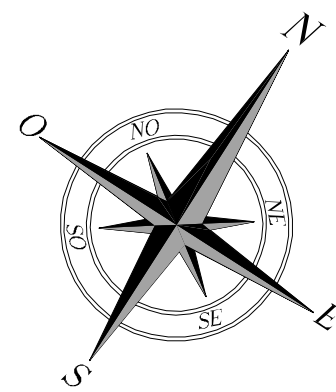

LEGENDA IMPIANTO IDROSANITARIO	
	collettore sanitario - n. 2 + 5 vie
	Adduzione da impianto esistente Acqua calda
	Adduzione da impianto esistente Acqua fredda
	Adduzione nuovo impianto Acqua calda
	Adduzione nuovo impianto Acqua fredda
	Tubazione di scarico
LEGENDA IMPIANTO RISCALDAMENTO	
	Tubazione riscaldamento di andata tubi multistrato pexal rivestito 10 mm dimensioni mm 16 x 3
	Tubazione riscaldamento di ritorno tubi multistrato pexal rivestito 10 mm dimensioni mm 16 x 3